

LAYOUT  
ESC.: 1/50

PROJETO DE INTERIORES

CLIENTE  
CASA NOVA

CONTEUDO DA PRANCHA  
LAYOUT


DESENHO  
PAULA RAMOS

DATA  
JULHO 2013

ESCALA  
1/50

PRANCHA  
02



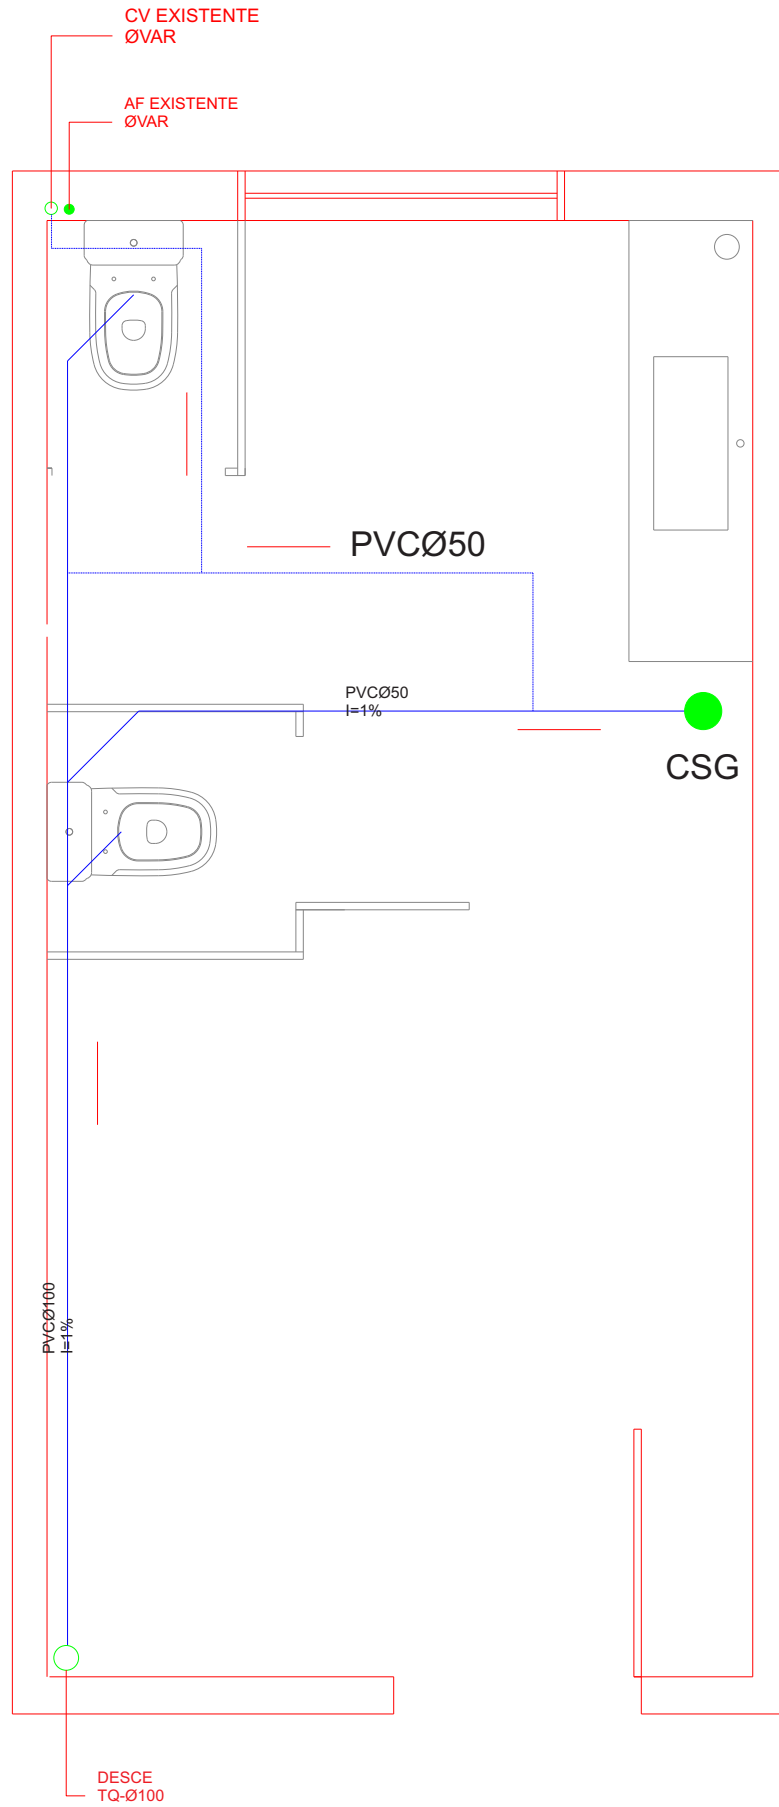

PROJETO DE INTERIORES

CLIENTE  
CASA NOVA

CONTEUDO DA PRANCHA  
Hidráulico


DESENHOP  
PAULA RAMOS

DATA  
JULHO 2013

ESCALA

PRANCHA



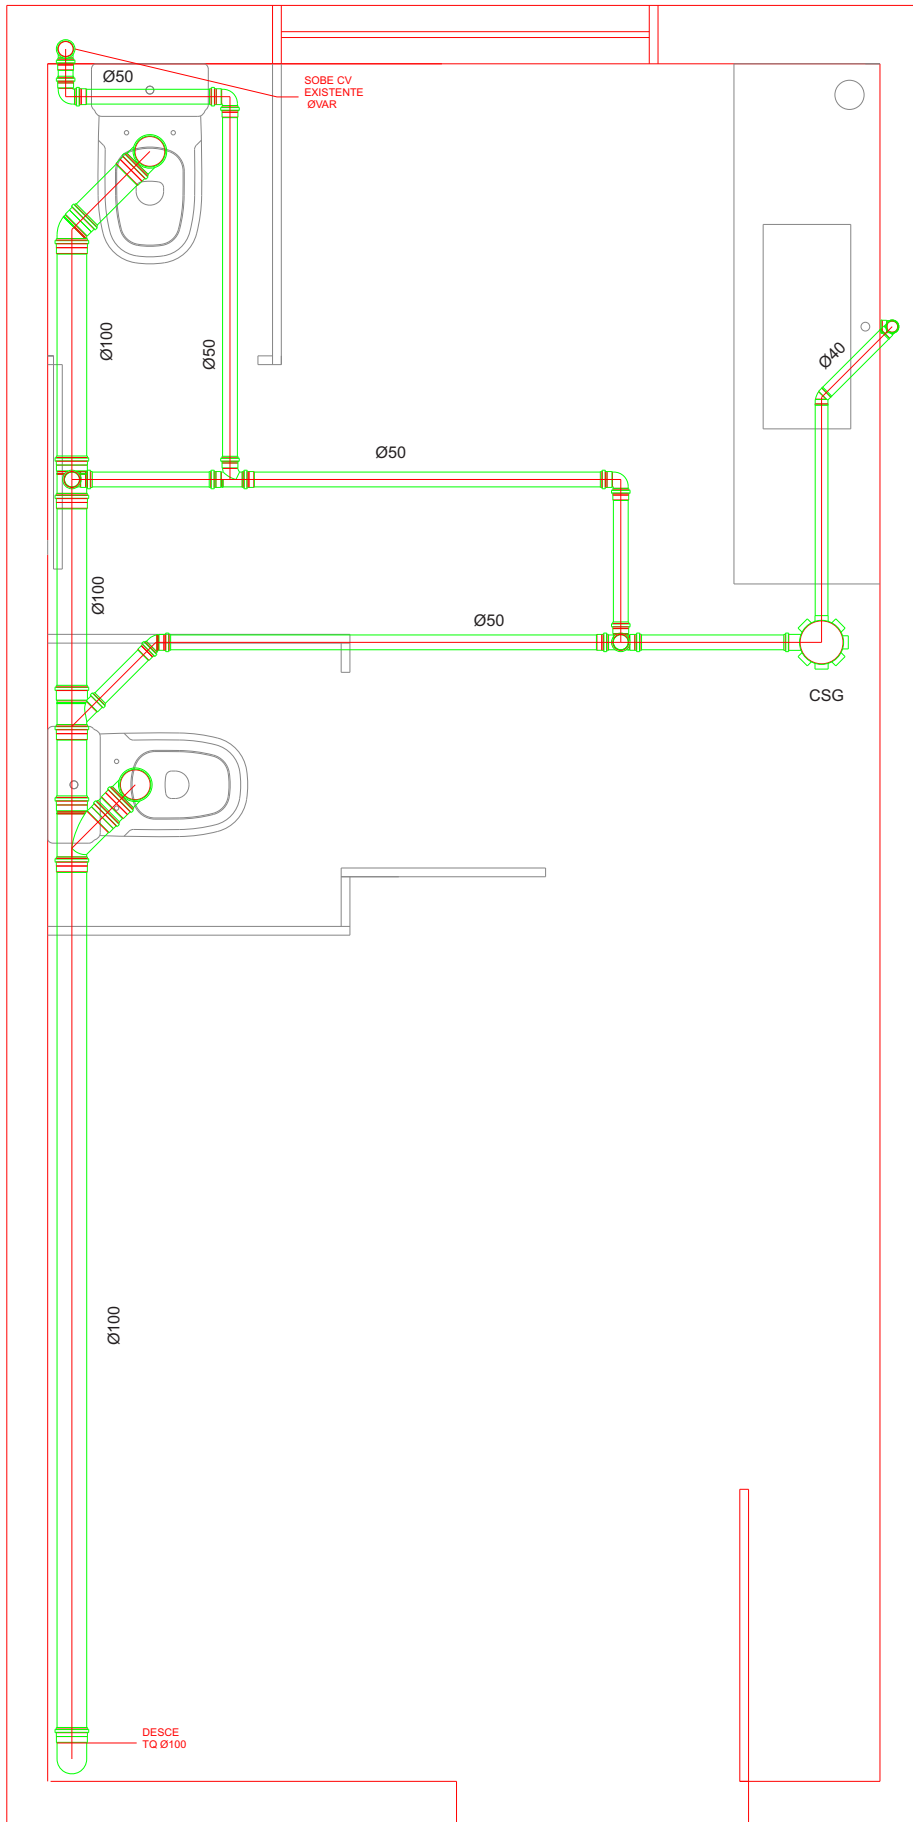

PROJETO DE INTERIORES

CLIENTE  
CASA NOVA

CONTEUDO DA PRANCHA  
Hidráulico


DESENHO  
PAULA RAMOS

DATA  
JULHO 2013

ESCALA

PRANCHA



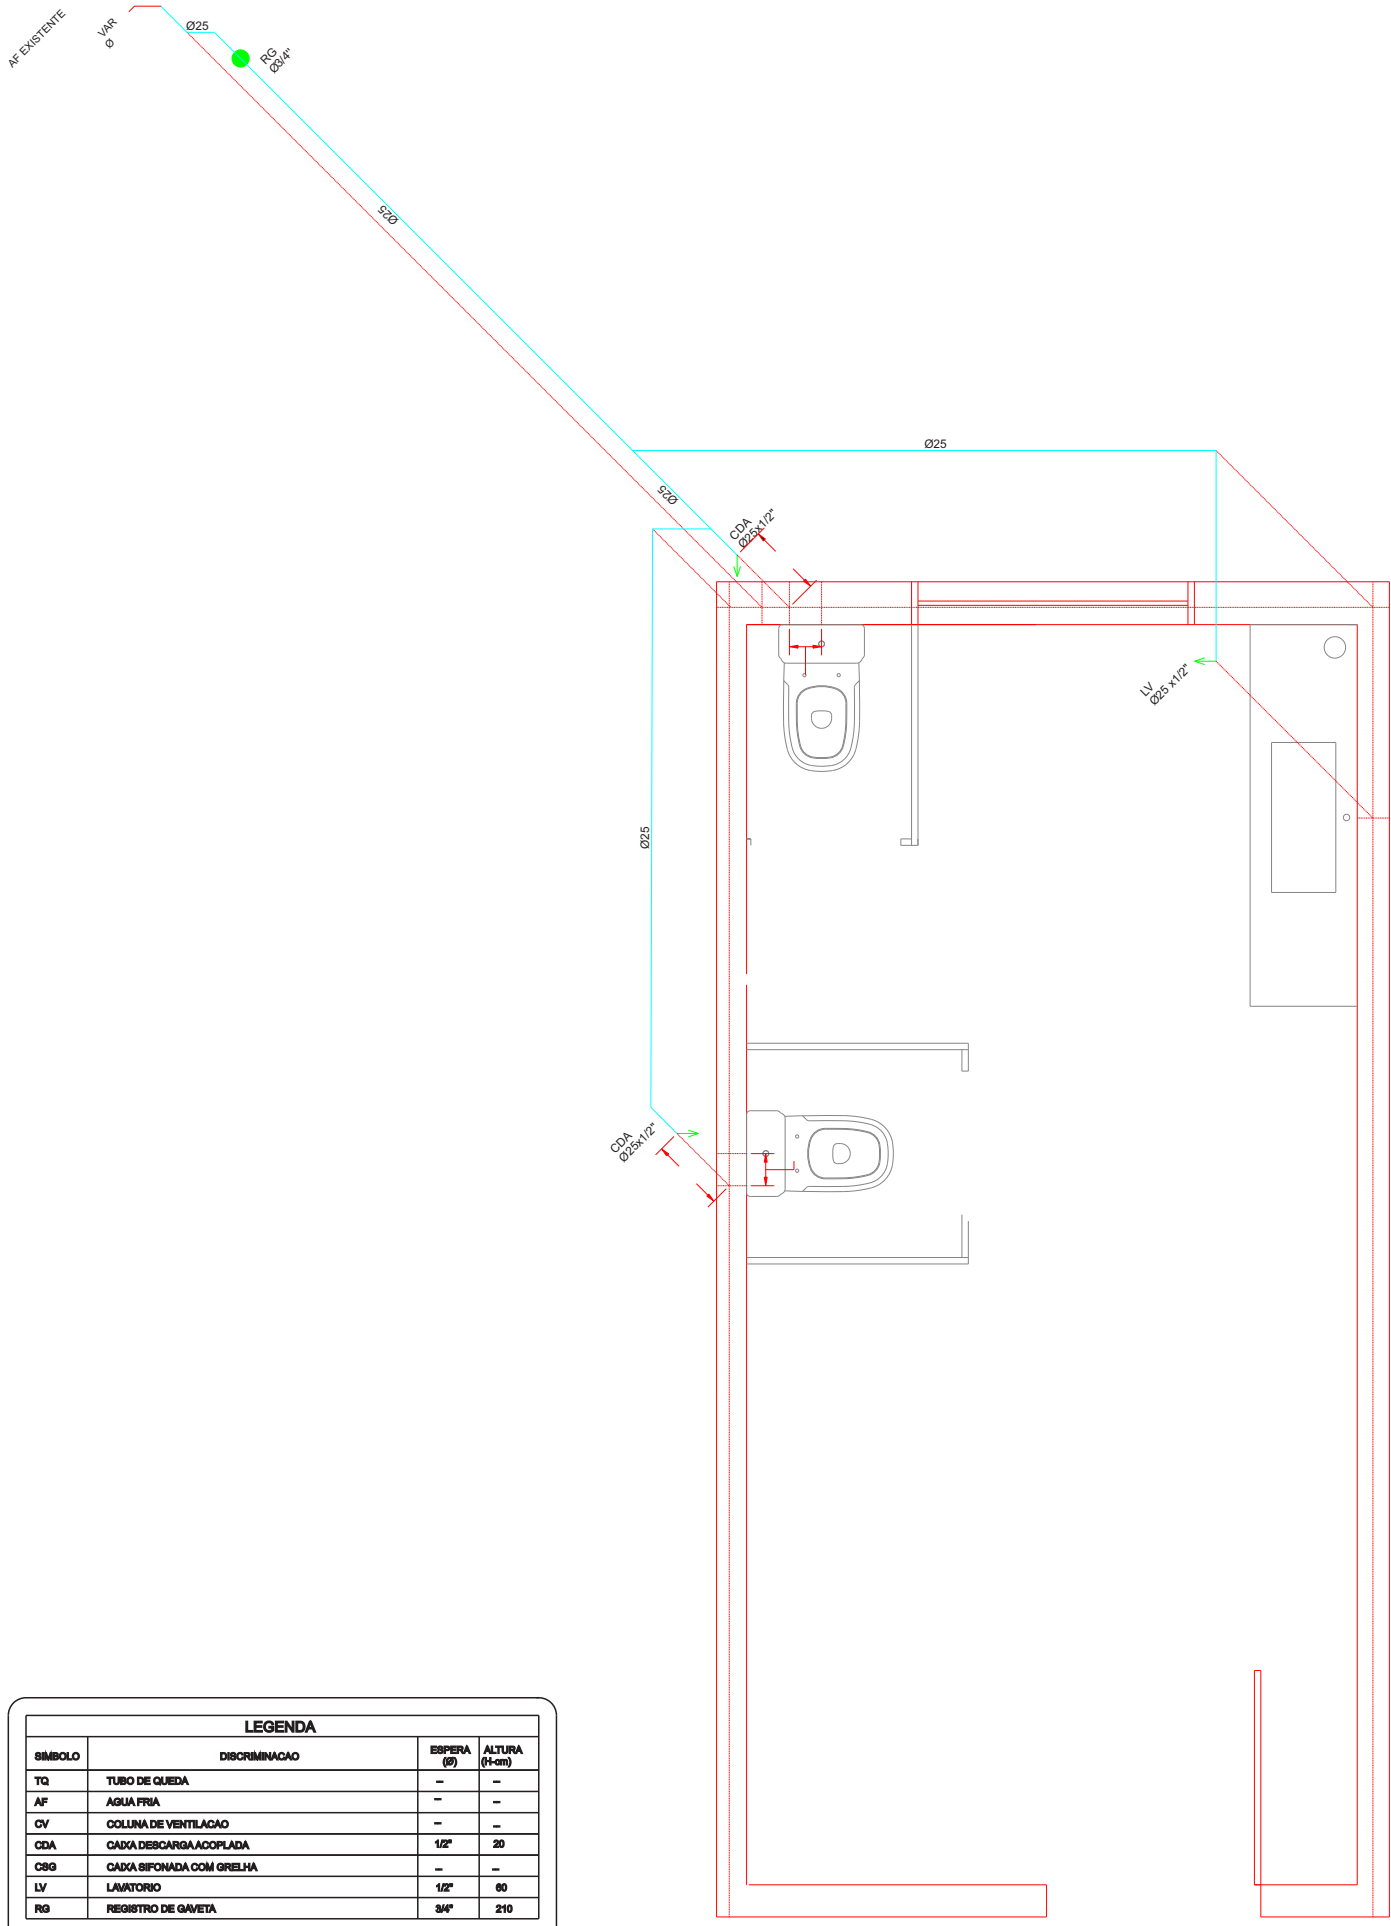


LEGENDA			
SÍMBOLO	DISCRIMINAÇÃO	ESPERA (Ø)	ALTURA (H+cm)
TQ	TUBO DE QUEDA	-	-
AF	ÁGUA FRIA	-	-
CV	COLUNA DE VENTILAÇÃO	-	-
CDA	CADA DE DESCARGA ACOPLADA	1/2"	20
CSG	CADA BIFONADA COM GRELHA	-	-
LV	LAVATORIO	1/2"	60
RG	REGISTRO DE GAVETA	3/4"	210

PROJETO DE INTERIORES




CLIENTE CASA NOVA	CONTEÚDO DA PRANCHA Hidráulico	DESENHADA POR PAULA RAMOS
DATA JULHO 2013	ESCALA	PRANCHA

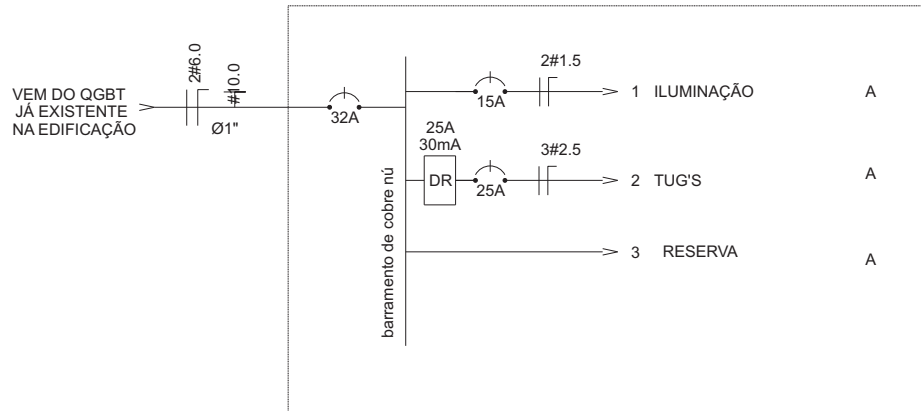

## DIAGRAMA UNIFILAR CAMARIM - AMBIENTE 18

SEM ESCALA

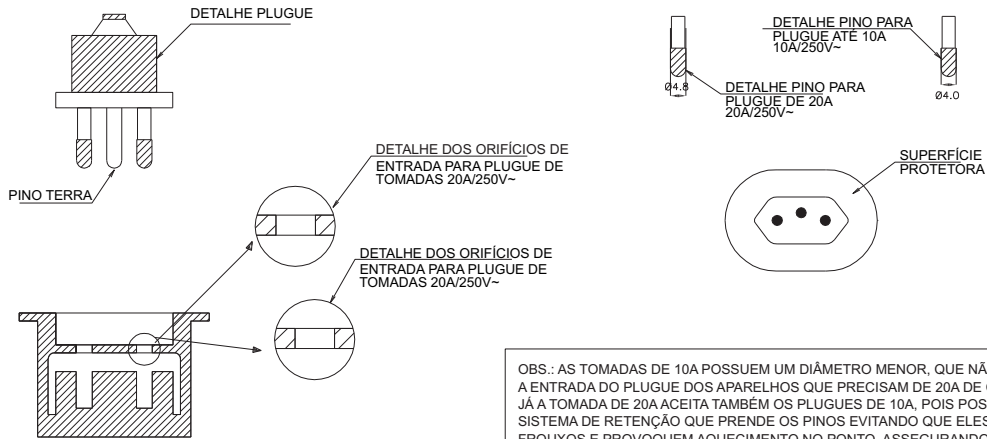

OBS.: AS TOMADAS DE 10A POSSUEM UM DIÂMETRO MENOR, QUE NÃO PERMITE A ENTRADA DO PLUGUE DOS APARELHOS QUE PRECISAM DE 20A DE CORRENTE. JÁ A TOMADA DE 20A ACEITA TAMBÉM OS PLUGUES DE 10A, POIS POSSUI UM SISTEMA DE RETENÇÃO QUE PRENDE OS PINOS EVITANDO QUE ELES FIQUEM FROUXOS E PROVOQUEM AQUECIMENTO NO PONTO, ASSEGURANDO PROTEÇÃO.

DETALHE TOMADA PADRÃO BRASILEIRO  
CONFORME ABNT NBR-14136  
SEM ESCALA

PROJETO DE INTERIORES

CLIENTE

CASA NOVA

CONTEÚDO DA PRANCHA

Elétrico

DESENHO


PAULA RAMOS

DATA


JULHO 2013

ESCALA

PRANCHA

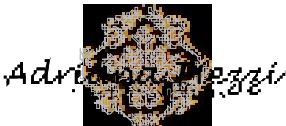

haverá necessidade de utilizar um transformador para acionamento do intellglass (65V-110V) interruptor para intellglass

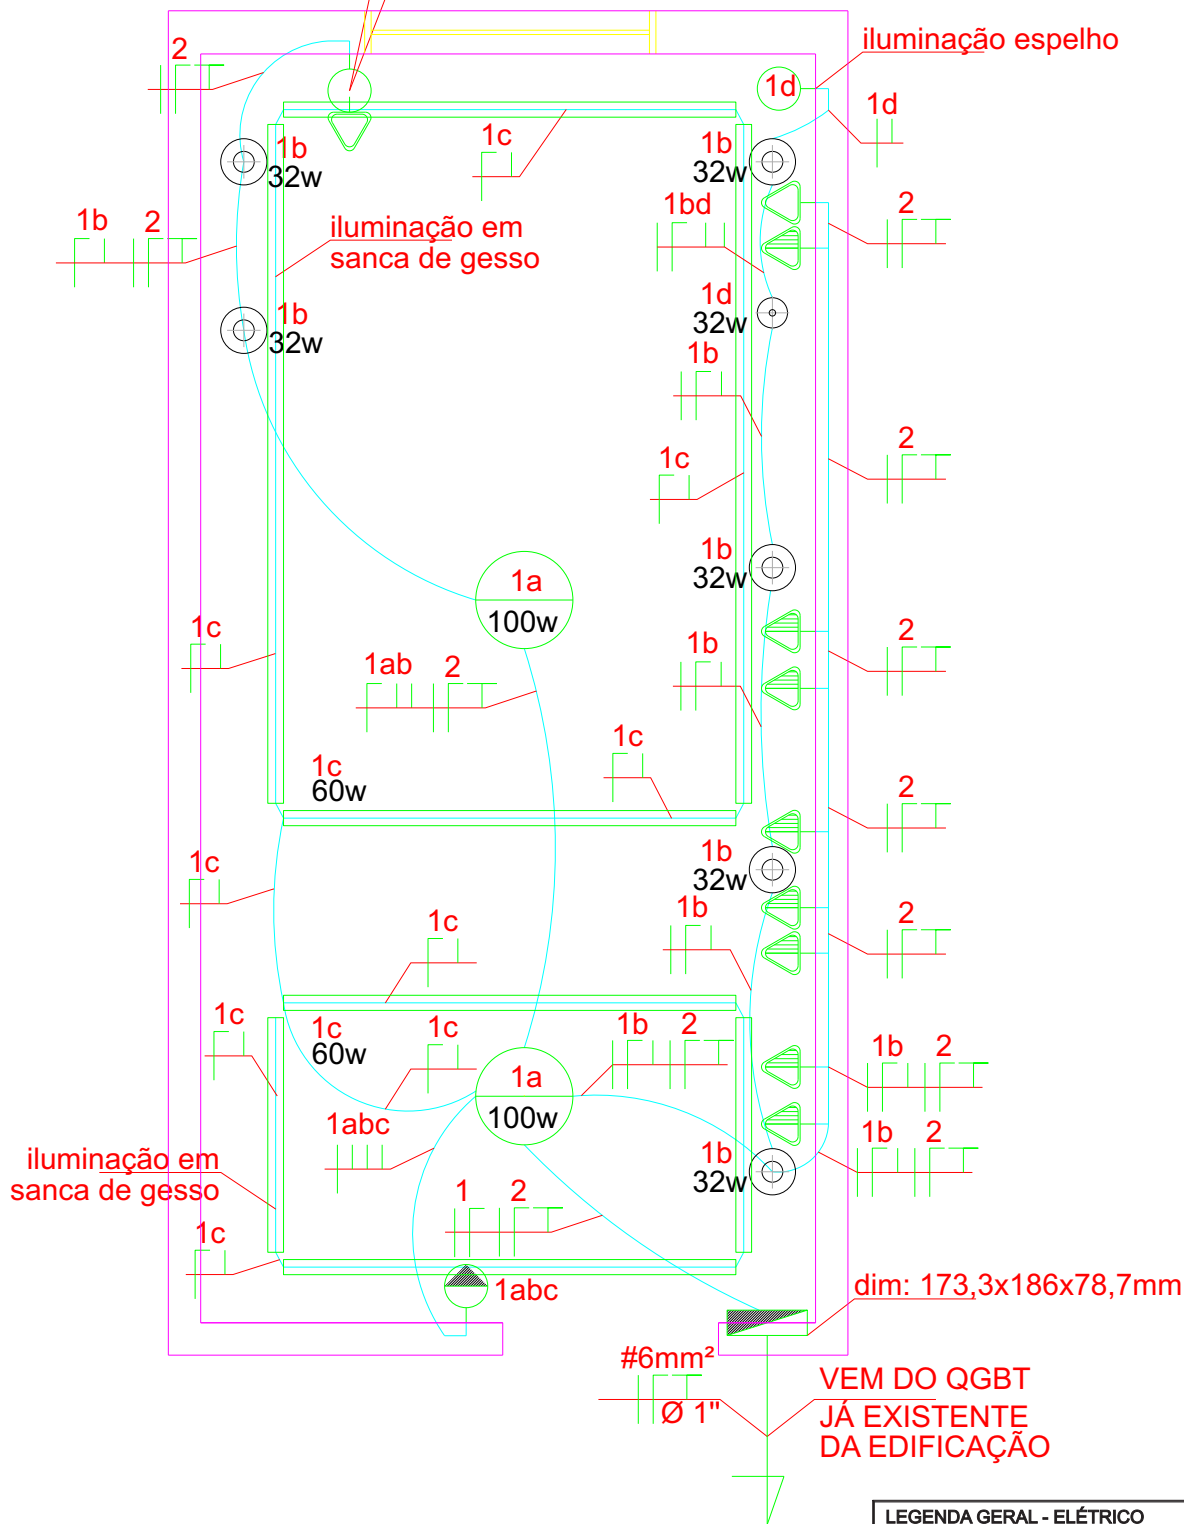

**LEGENDA GERAL - ELÉTRICO**

SÍMBOLO	DISCRIMINAÇÃO	ALTURA (h-cm)
⊖	INTERRUPTOR SIMPLES - 1 BEÇÃO - 10A/280V~	120
⊖	INTERRUPTOR SIMPLES - 3 BEÇÕES - 10A/280V~	120
⊖	INTER. SIMPLES - 1BEÇÃO - 10A + TOMADA (2P + T) 10A - 16A/280V~	120 - 30
⊖	TOMADA (2P + T) 10A - 16A/280V~	30
⊖	TOMADA (2P + T) 10A - 16A/280V~	120
⊖	CONDUTORES, FASE, NEUTRO, RETORNO, TERRA E RETORNO CAMPANHA RESPECTIVAMENTE	210
⊖	DISJUNTOR UNIPOLAR, BIPOLAR E TRIPOLAR - DE USO INTERNO	---
⊖	QUADRO DE DISTRIBUIÇÃO SOB MEDIDA	---
⊖	PONTO DISPONÍVEL P/LÂMPADA PENDENTE	---
⊖	A= CIRCUITO / B= POTÊNCIA MÁXIMA DISPONÍVEL	---
⊖	PONTO DISPONÍVEL P/LÂMPADA DIFUSORA - EMBUTIDO	---
⊖	A= CIRCUITO / B= POTÊNCIA MÁXIMA DISPONÍVEL	---
⊖	PONTO DISPONÍVEL P/LÂMPADA MINI-DIFUSORA - EMBUTIDO	---
⊖	A= CIRCUITO / B= POTÊNCIA MÁXIMA DISPONÍVEL	---
⊖	ELETRODUTO PELO TETO E/ OU PAREDE	---
⊖	ELETRODUTO SUBTERRÂNEO	---

**OBSERVAÇÕES**



- CONDUTORES DE ILUMINAÇÃO NÃO COTADOS = #1.5MM
- CONDUTORES DE TOMADAS NÃO COTADOS = #2.5MM
- ELETRODUTOS NÃO COTADOS = #3M"
- PARTES METÁLICAS DEVEM SER ATERRADAS
- TODAS AS TOMADAS E/OU CIRCUITOS DEVERÃO SER ATERRADOS
- CONDUTORES INSTALADOS DE FORMA SUBTERRÂNEA DEVERÃO POSSUIR ISOLAMENTO PARA 1000V

PROJETO DE INTERIORES

CLIENTE: CASA NOVA      CONTEÚDO DA PRANCHA: Elétrico      DESENHO: PAULA RAMOS

DATA: JULHO 2013      ESCALA:      PRANCHA:



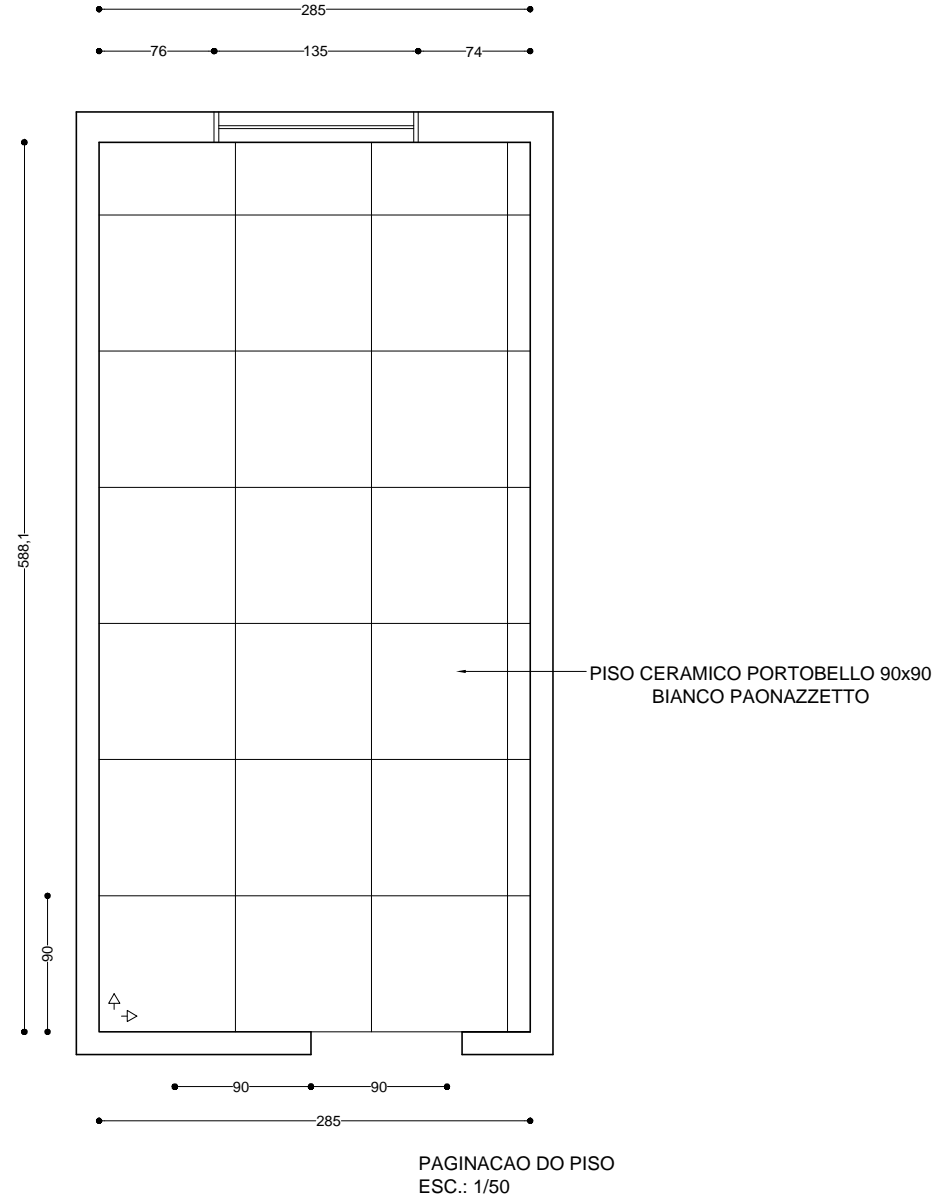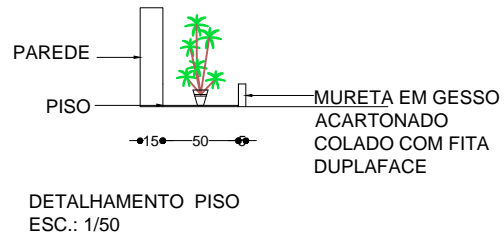

PROJETO DE INTERIORES

CLIENTE

CASA NOVA

DATA

JULHO 2013

CONTEUDO DA PRANCHA

LAYOUT PAGINACAO PISO

ESCALA

1/50


DESENHO

PAULA RAMOS

PRANCHA

07



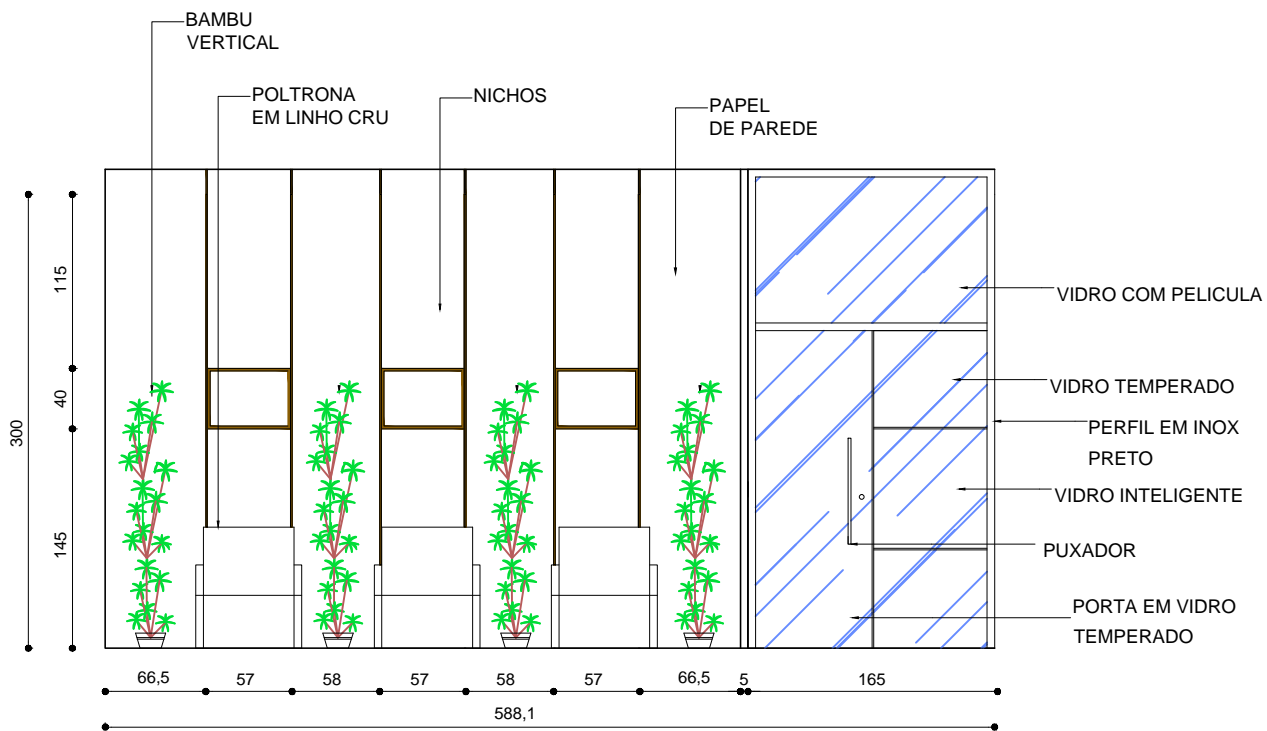

ELEVACAO A  
 ESC.: 1/50

PROJETO DE INTERIORES

CLIENTE  
 CASA NOVA

CONTEUDO DA PRANCHA  
 ELEVACAO A

DESENHO  
 PAULA RAMOS


DATA  
 JULHO 2013

ESCALA  
 1/50

PRANCHA  
 08





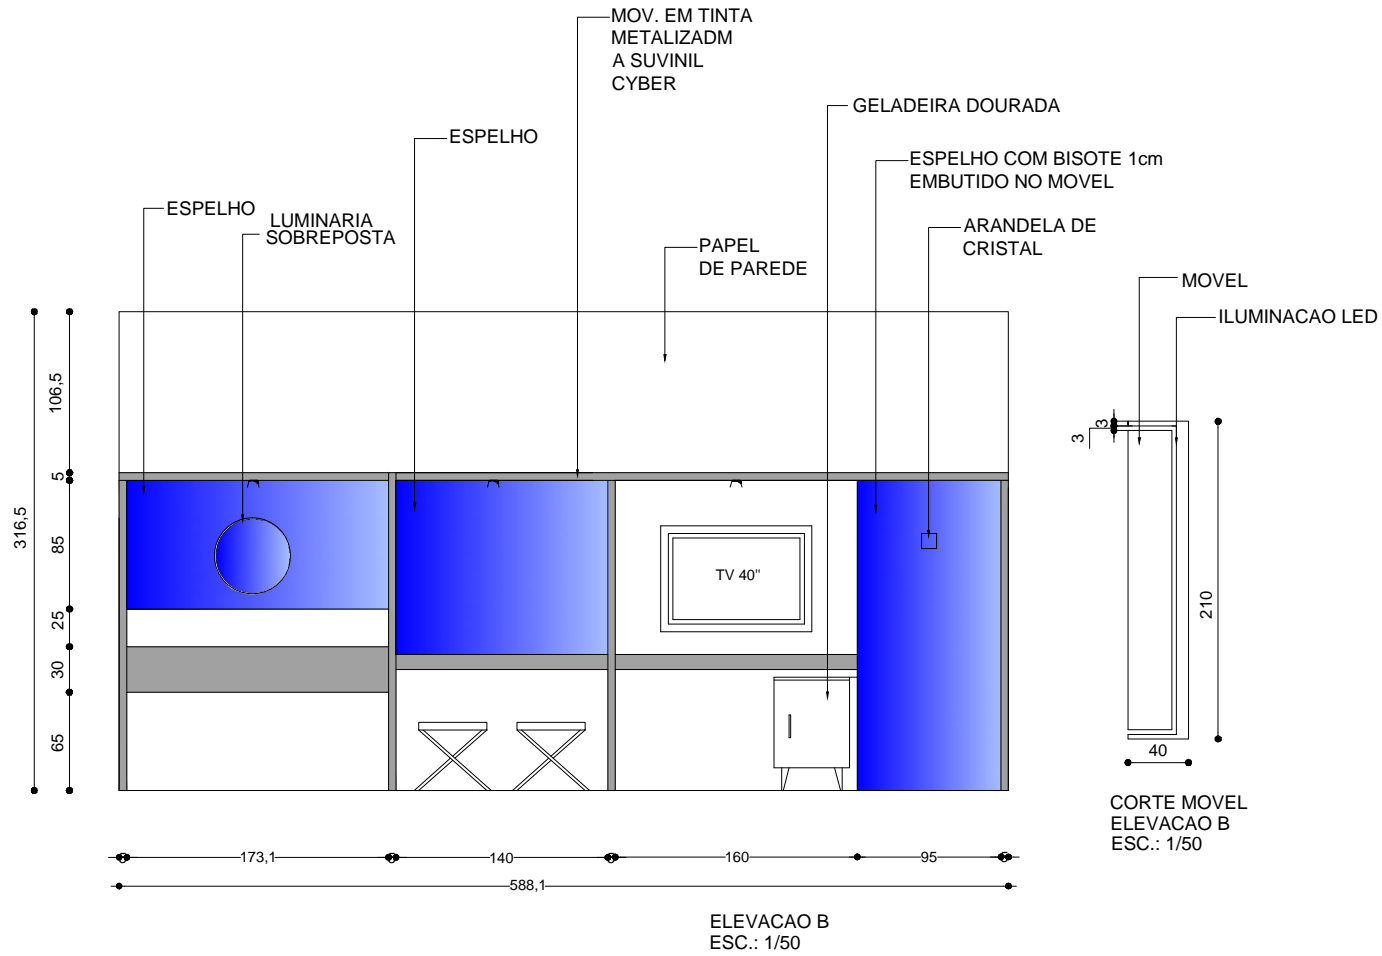

PROJETO DE INTERIORES

CLIENTE  
CASA NOVA

DATA  
JULHO 2013


CONTEUDO DA PRANCHA  
ELEVACAO B e CORTE MOVEL

ESCALA  
1/50


DESENHO  
PAULA RAMOS

PRANCHA  
09



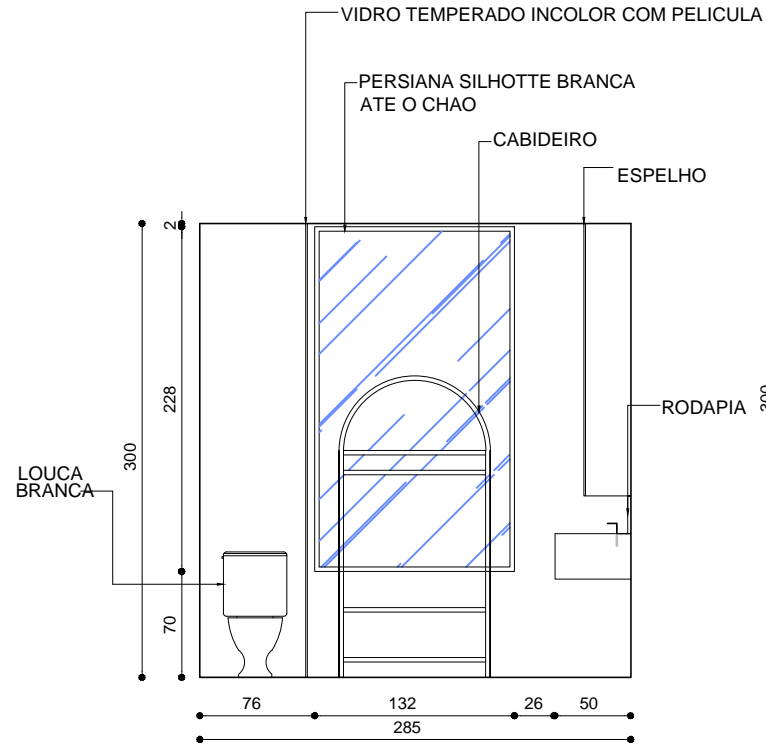

ELEVACAO D  
ESC.: 1/50

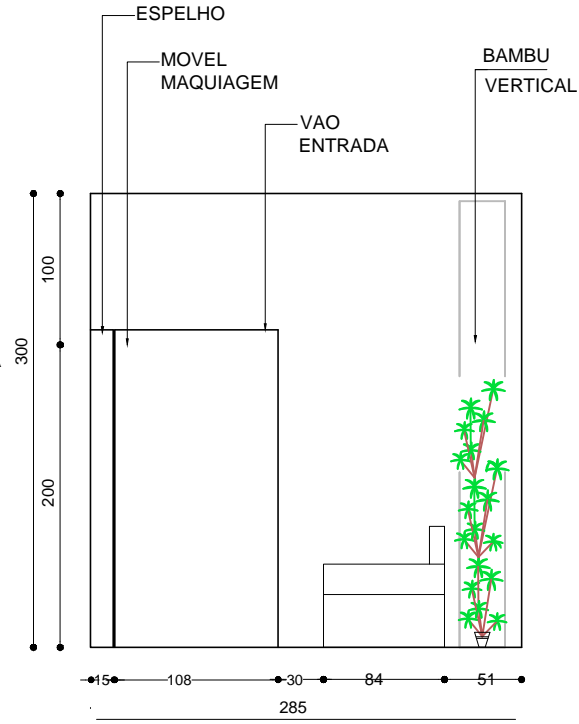

ELEVACAO C  
ESC.: 1/50

PROJETO DE INTERIORES

CLIENTE  
CASA NOVA

CONTEUDO DA PRANCHA  
ELEVACAO C e D


DESENHO  
PAULA RAMOS

DATA  
JULHO 2013



ESCALA  
1/50

PRANCHA  
10




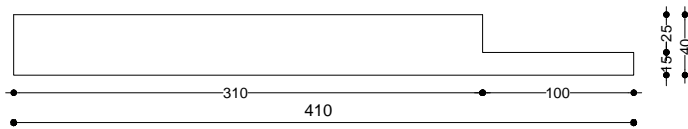


VISTA SUPERIOR MOVEL TV  
ESC.: 1/50

  

CORTE  
ESC.: 1/50

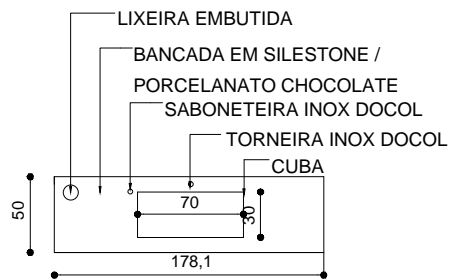

VISTA SUPERIOR BANCADA  
ESC.: 1/50

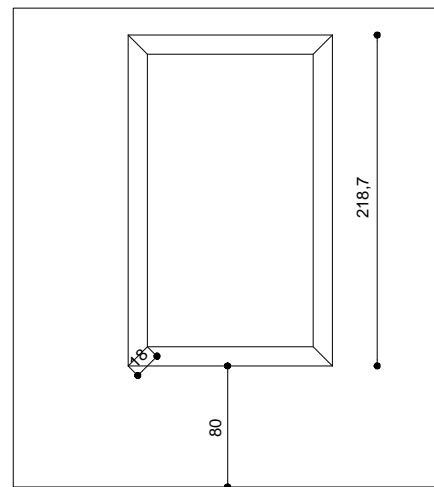

VISTA JANELA  
ESC.: 1/50

PROJETO DE INTERIORES

CLIENTE  
CASA NOVA

DATA  
JULHO 2013

CONTEUDO DA PRANCHA  
DETALHAMENTOS


ESCALA  
1/50

DESENHO  
PAULA RAMOS

PRANCHA  
11



JANELA COM  
ESQUADRIA DE MADEIRA  
RECEBERA PINTURA COR PADRAO

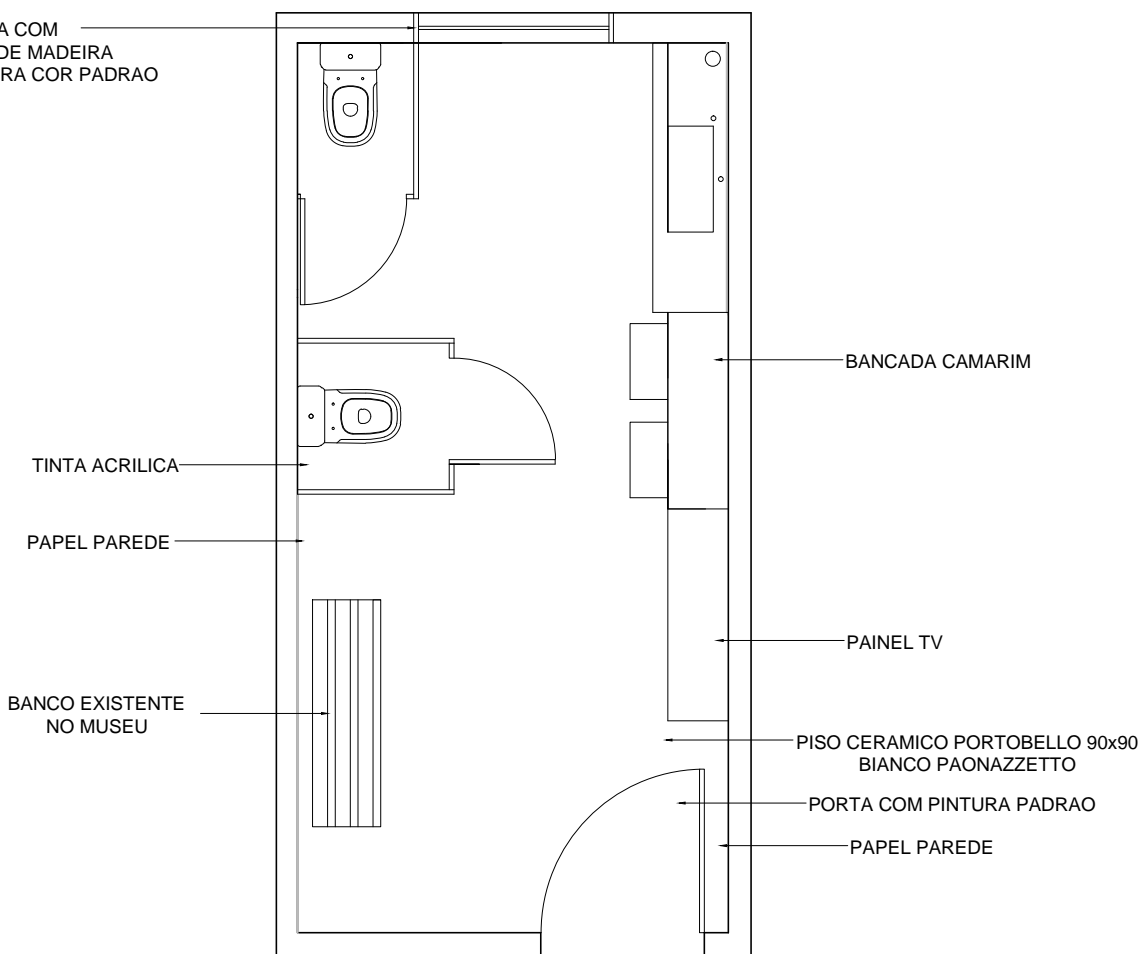

SUGESTAO LAYOUT COM 2 VASOS SANITARIOS  
(POS - MOSTRA )  
ESC.: 1/50

PROJETO DE INTERIORES

CLIENTE

CASA NOVA

DATA

JULHO 2013

CONTEUDO DA PRANCHA  
LAYOUT POS MOSTRA

ESCALA

1/50

DESENHO

PAULA RAMOS

PRANCHA

13

